


**Piano Quarto q.ta +12,00**  
misure in m scala 1:100



**Piano Sottotetto q.ta +15,00**  
misure in m scala 1:100

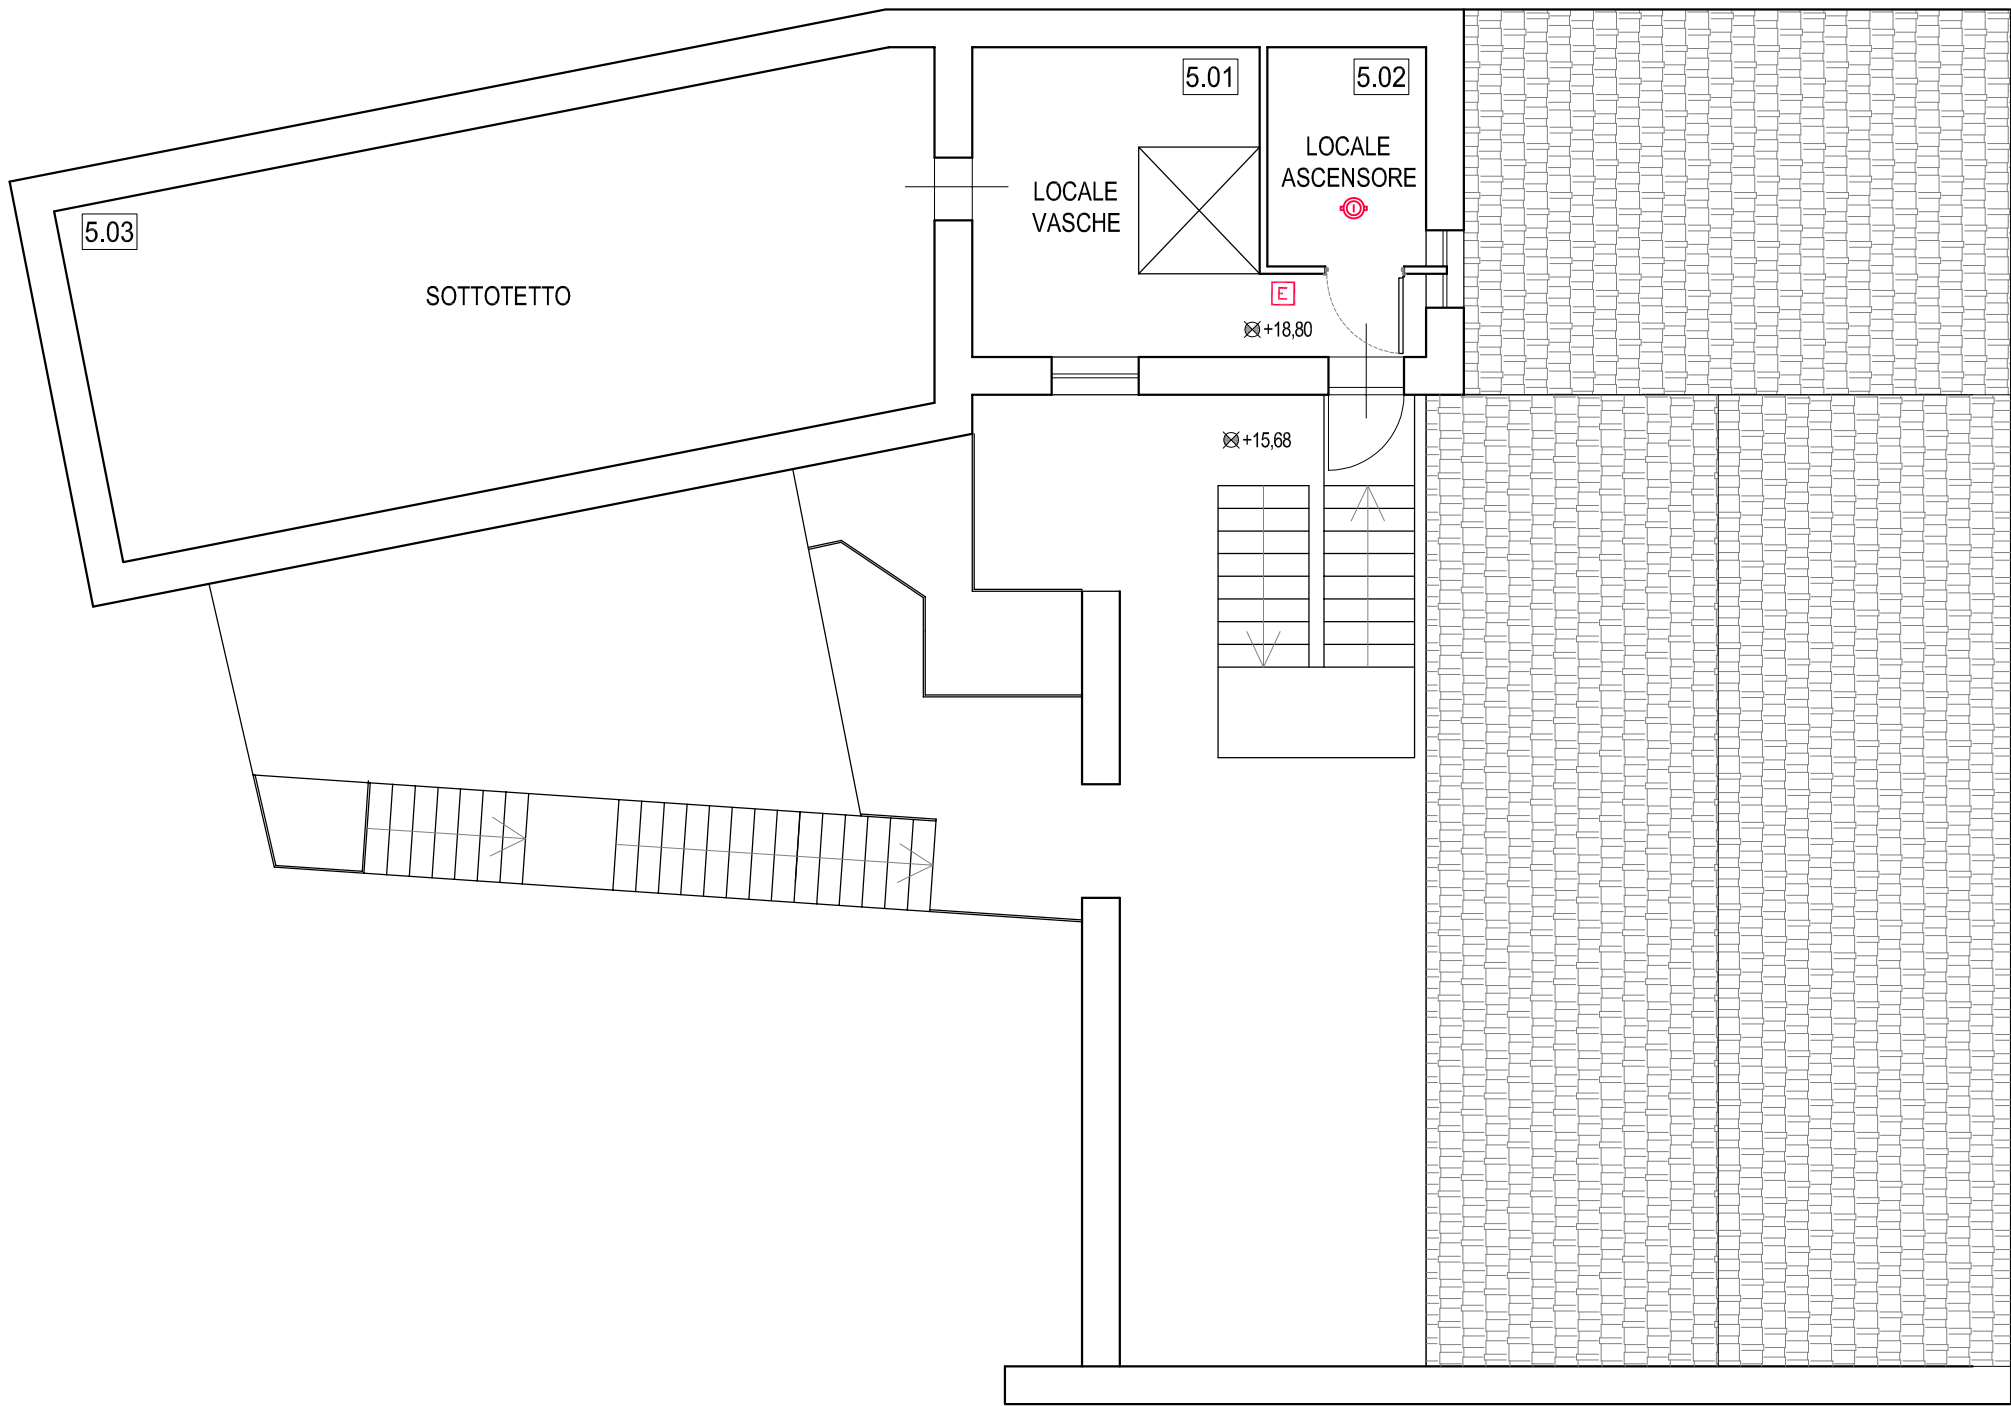

**Piano Terzo q.ta +9,00**  
misure in m scala 1:100

LEGENDA SIMBOLI	
(US_P.m)	Uscita di sicurezza (P piano; nn numero uscita)
→	Indicazione percorso di uscita orizzontale
→	Indicazione percorso di uscita verso il basso
→	Indicazione percorso di uscita verso l'alto
→	Individuazione percorso di esodo
-----	Parete REI
E	Estintore
---	Porta resistente al fuoco della classe REI indicata
☐	Quadro elettrico
☐	Centrale Rivelazione Incendi
☐	Rivelatore puntuale di fumo ottico-termico
☐	Elettromagnete di sgancio
☐	Pulsante di segnalazione manuale allarme incendio
☐	Targa di segnalazione allarmi ottico-acustica
☐	Pulsante di sgancio elettrico

STAMPERIA REGIONALE BRAILLE  
Via Nicolodi, 37 95125 Catania

PROGETTO DI PREVENZIONE INCENDI  
PER L'ATTIVITA' DI TIPOGRAFIA (76.1.B, ALL. I D.P.R. 151/2011)  
PRESSO L'IMMOBILE SITO IN NICOLODI N.4  
COMUNE DI CATANIA

ELABORATO:

PROGETTO PREVENZIONE INCENDI  
PIANTA PIANO TERZO, PIANO QUARTO E SOTTOTETTO

ARGOMENTO  
PI

DOC. E PROG.  
PI03

Stamperia Regionale Braille  
Il rappresentante legale

IL PROFESSIONISTA ABILITATO  
Dott. Ing. Marco Aiello

SCALA: 1:100  
FILE NAME: SRB\_PL\_231004.dwg  
CARTELLA: Lavori\SRB\PI  
PROT.:

3	DECLASSAMENTO DEPOSITI	04/10/2023	MA	-	-
2	PROGETTO DEFINITIVO	07/09/2023	MA	-	-
REV.	DESCRIZIONE	DATA	REDATTO	VERIFICATO	APPROVATO